 





- LEGENDAS:
- DUTO DE INSUFILAÇÃO EM MPU. ESPESURA DE 20 MM
 - DUTO DE RETORNO EM MPU. ESPESURA DE 20 MM
 - DUTO DE RENOVACÃO EM MPU. ESPESURA DE 20 MM
 - DUTO DE EXAUSTÃO EM CHAPA DE AÇO GALVANIZADO
 - RETORNO DE ÁGUA GELADA (RAG)
 - ALIMENTAÇÃO DE ÁGUA GELADA (AAG)
 - RETORNO DE ÁGUA CONDENSADA (RAC)
 - ALIMENTAÇÃO DE ÁGUA CONDENSADA (AAC)
 -  - PONTO DE FORÇA

- NOTAS:
- 01 - DIMENSÕES DOS DUTOS EM CENTÍMETROS, EXCETO OUTRAS INDICADAS.
 - 02 - VAZÃO DE AR (Q) DOS EQUIPAMENTOS EM L/S.
 - 03 - O INSTALADOR DO SISTEMA DE CLIMATIZAÇÃO SERÁ RESPONSÁVEL PELO FORNECIMENTO DO QUADRO DAC, BEM COMO AS INTERLIGAÇÕES ELÉTRICAS ENTRE ESTE E OS RESPECTIVOS EQUIPAMENTOS.
 - 04 - PARA ESCLARECIMENTO DO ENCAMINHAMENTO DE ELÉTRICOS/ELÉTRICISTAS, BEM COMO DETALHES DOS DIAGRAMAS ELÉTRICOS DOS QUADROS DE AR-CONDICIONADO, VERIFIQUE O PROJETO DE INSTALAÇÕES ELÉTRICAS.
 - 05 - VERIFIQUE TODAS AS MEDIDAS NA OBRA.
 - 06 - VER MEMÓRIA DESCRITIVA PARA ESPECIFICAÇÕES DETALHADAS DE MATERIAIS, EQUIPAMENTOS E DESCRIÇÃO DA INSTALAÇÃO.
 - 07 - O INSTALADOR DEVERÁ VERIFICAR AS INTERFERÊNCIAS EM CAMPO E ADEQUAR EM SEU PROJETO EXECUTIVO.
 - 08 - INSTALAR PORTAS DE INSUFILAÇÃO NOS DUTOS A CADA CINCO METROS, ANTES E DEPOIS DE CURVAS.

PLANTA DE SITUAÇÃO

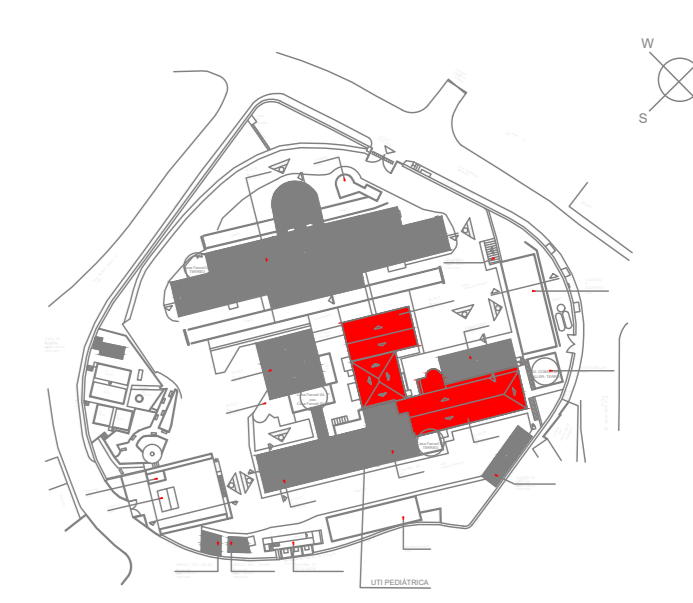

01	Camilla Ribeiro	30/09/2022	Emissão inicial
REV	POR	DATA	DESCRIÇÃO
 			
PROJETO HOSPITAL ANA NERY			NOME DO PROJETO CLIMATIZAÇÃO
PLANTA Planta Baixa - 1º Pav. - Bloco AB - Geral	NOME DO PROFISSIONAL FRANCISCO JOSÉ DO ESPÍRITO SANTO		
AUTOR Francisco José do Espírito Santo MECÂNICO-CREIA-BA-24-524-D	CONTRATO 20211223-01	FASE DO PROJETO PROJETO EXECUTIVO	
NÚMERO DO PROJETO Rua Antônio Manoel, Casa 714, Salvador - BA	DATA DO PROJETO 30/09/2022	LOCALIDADE DO PROJETO SALVADOR - BA	
DESENHADOR Camilla Ribeiro	PROFISSIONAL Francisco José	ANÁLISE DE ARQUITETURA XXXXXXXX	
EMPRESA FAPEX FJS Engenharia	NOME DO ARQUITETO CLAYTON DE OLIVEIRA Nº de Registro: 11749 - Rec-BA - URB	ESCALA 1:50	Nº PLANTA 02/72

1 PLANTA BAIXA - 1º PAV. - BLOCO AB - GERAL
1:50