

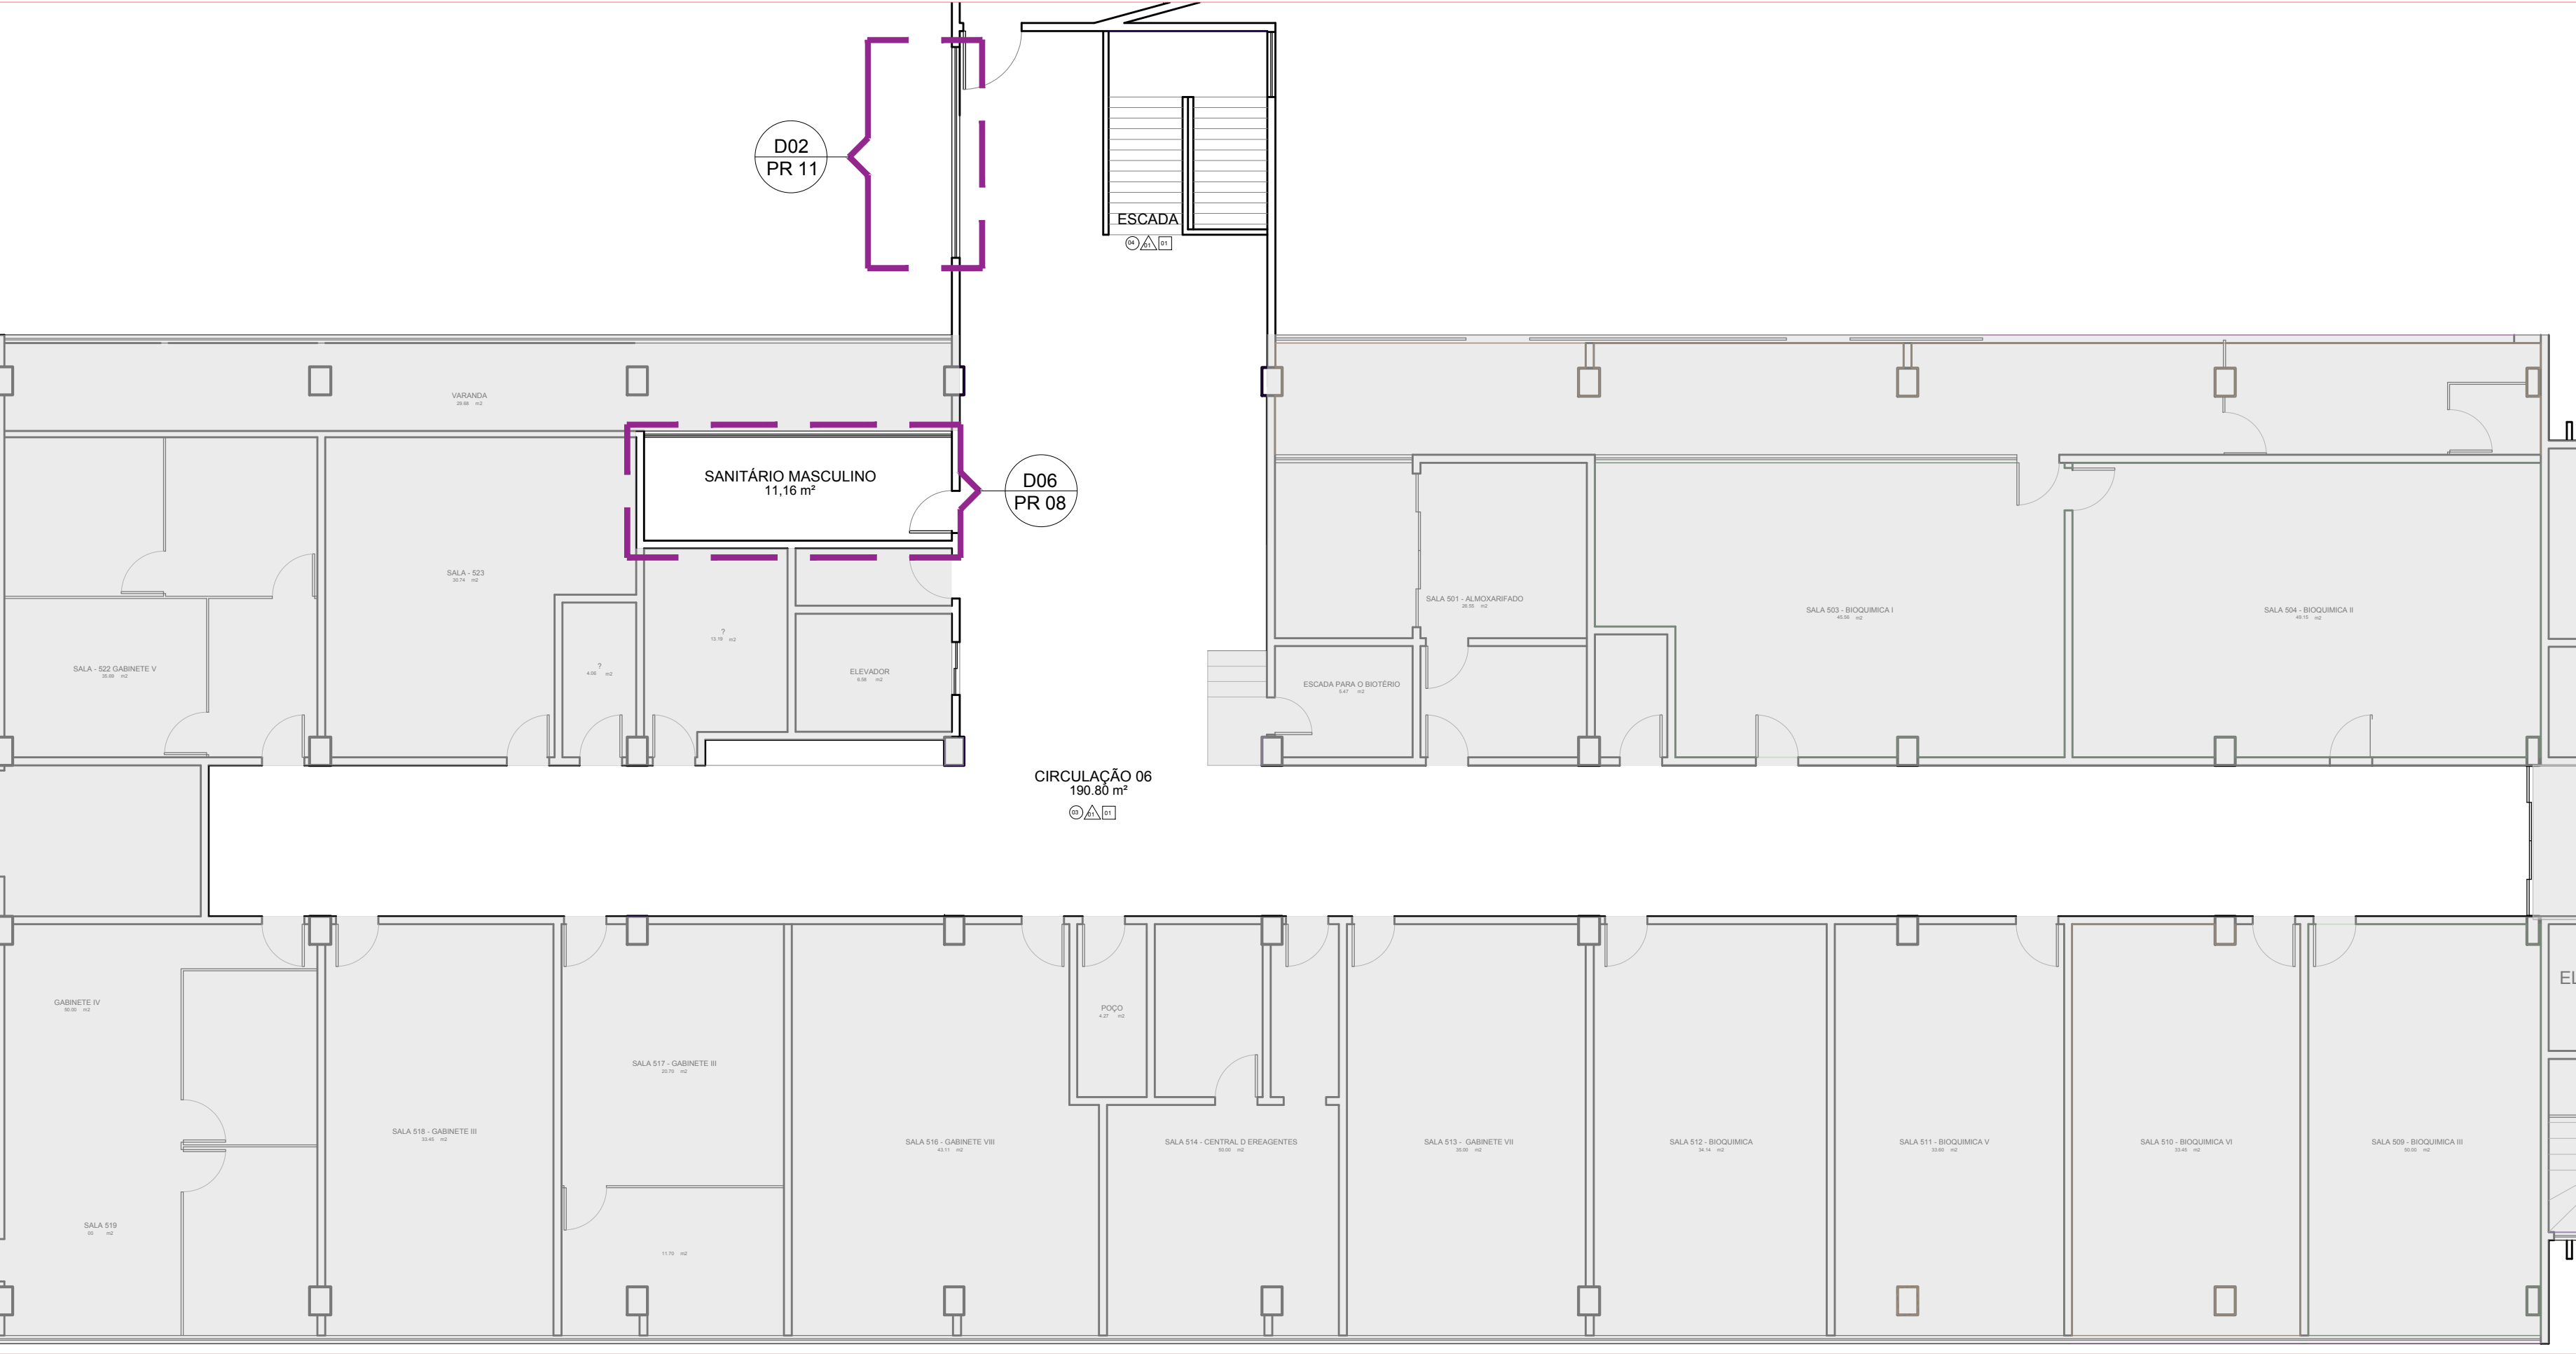


PLANTA BAIXA
4º PAVIMENTO
ESCALA 1/100

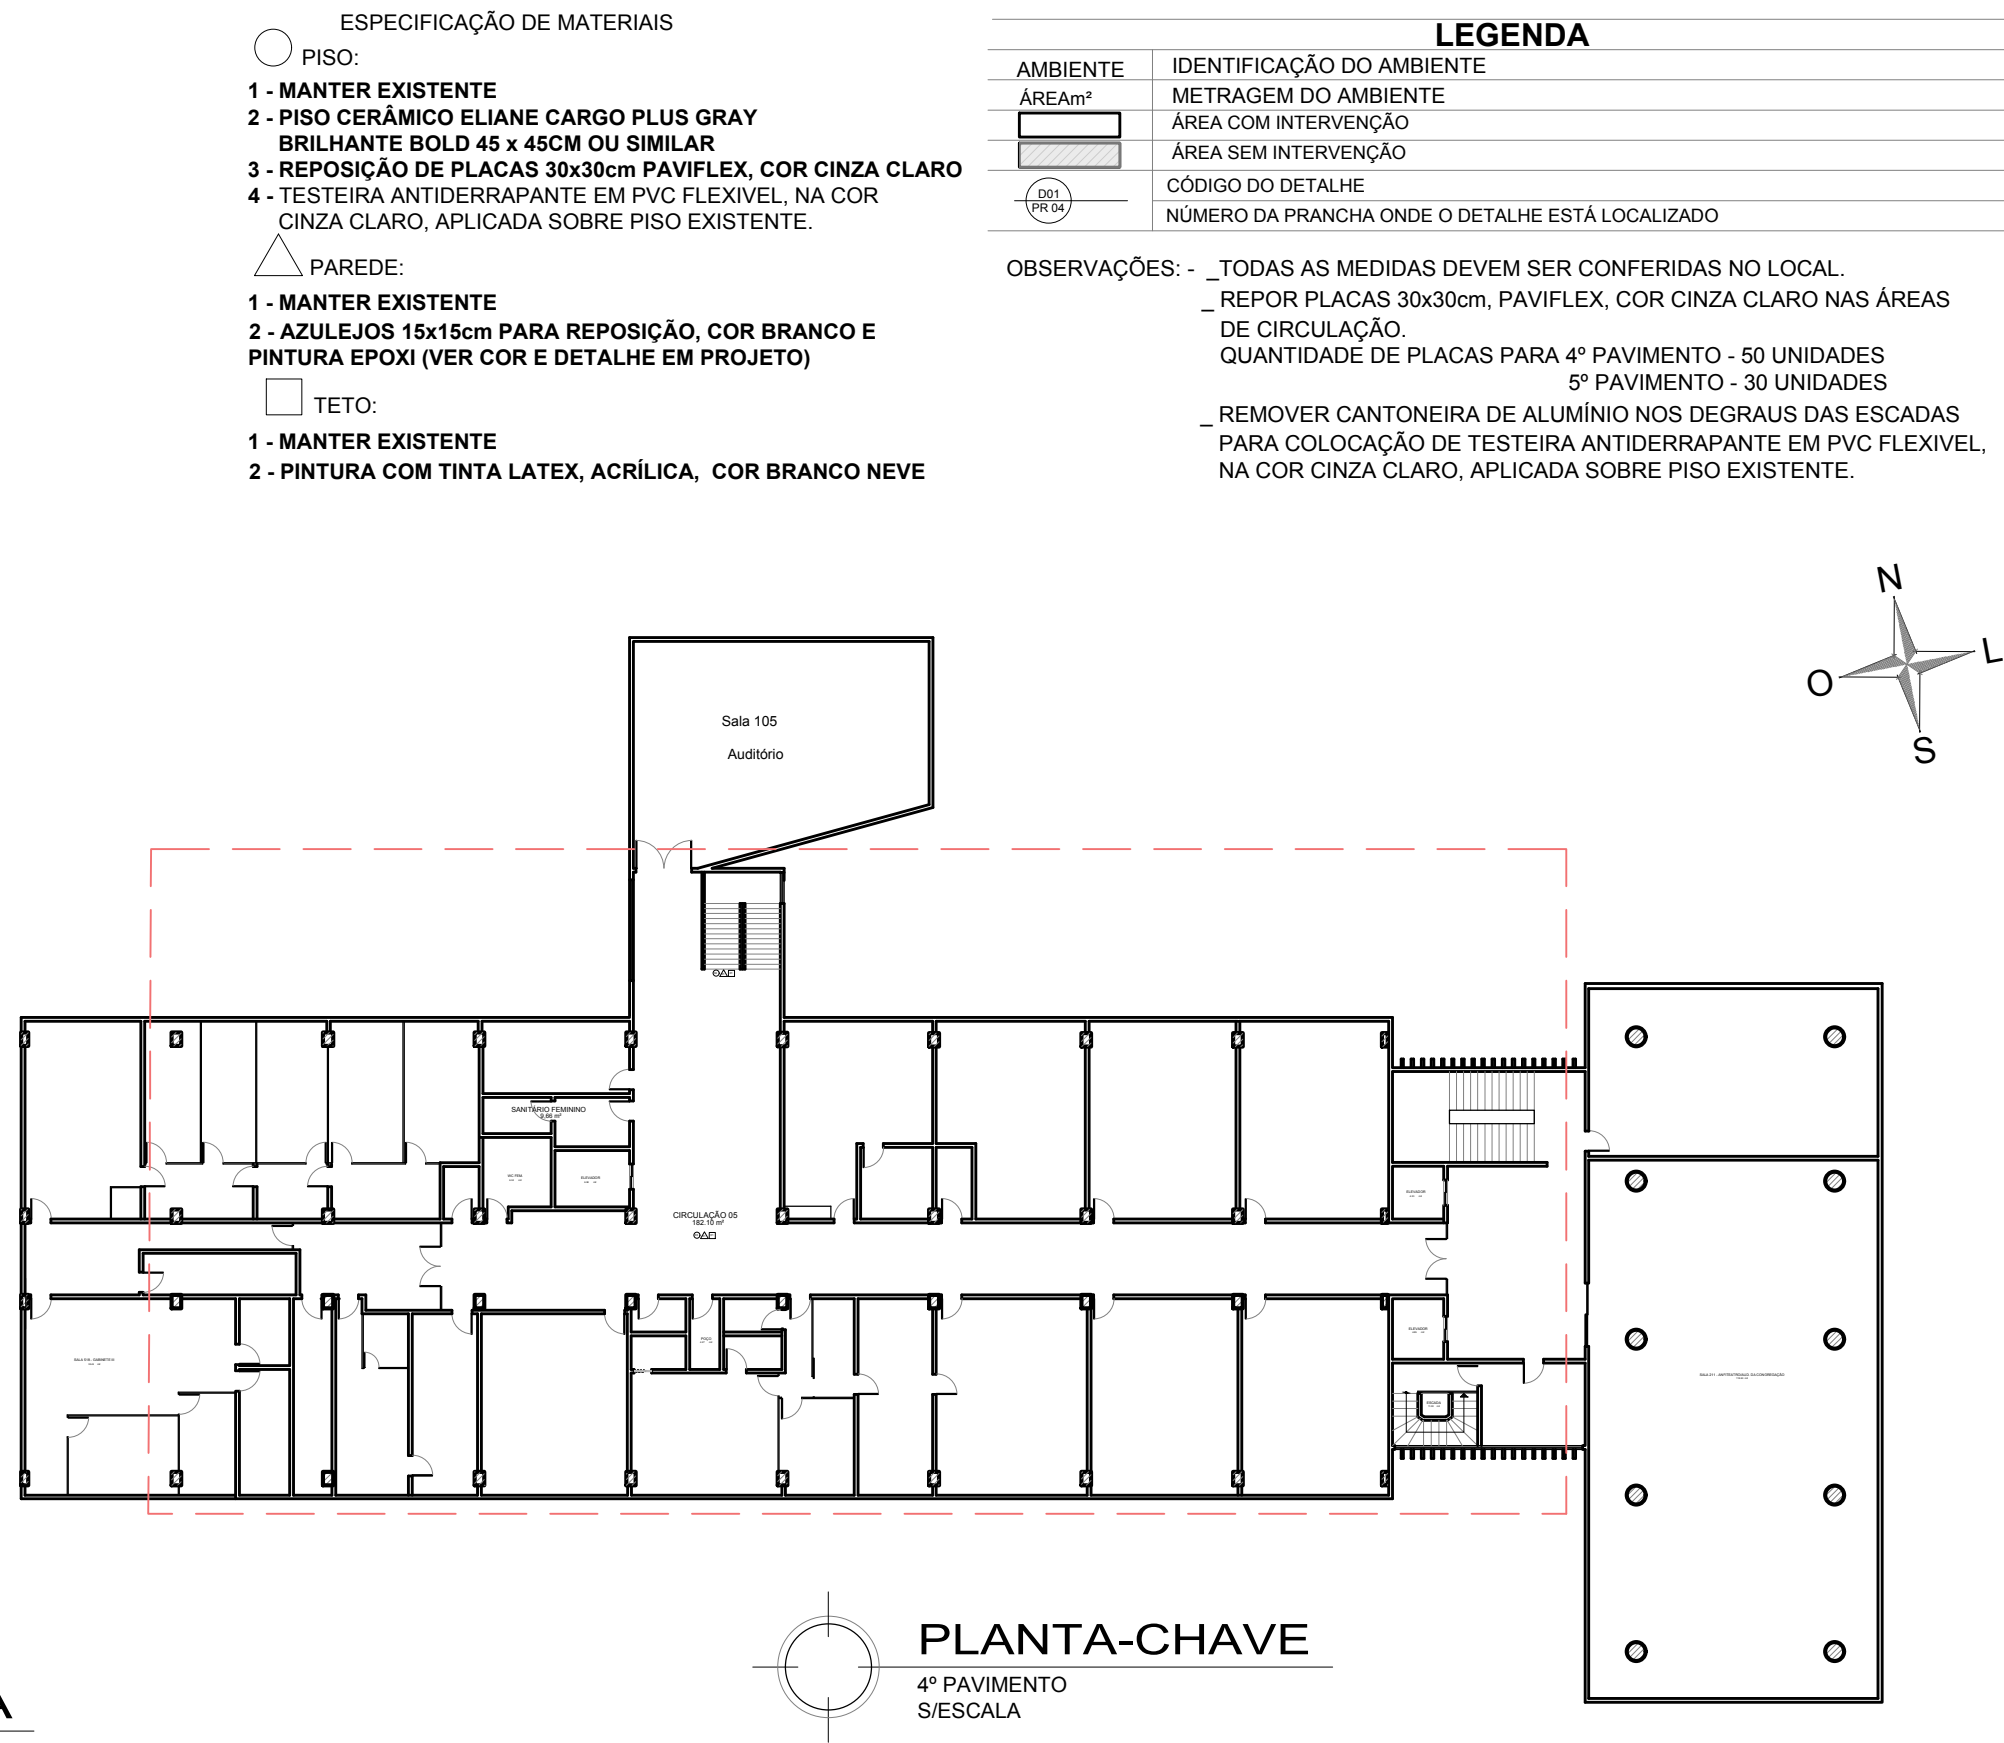

PLANTA BAIXA
5º PAVIMENTO
ESCALA 1/100

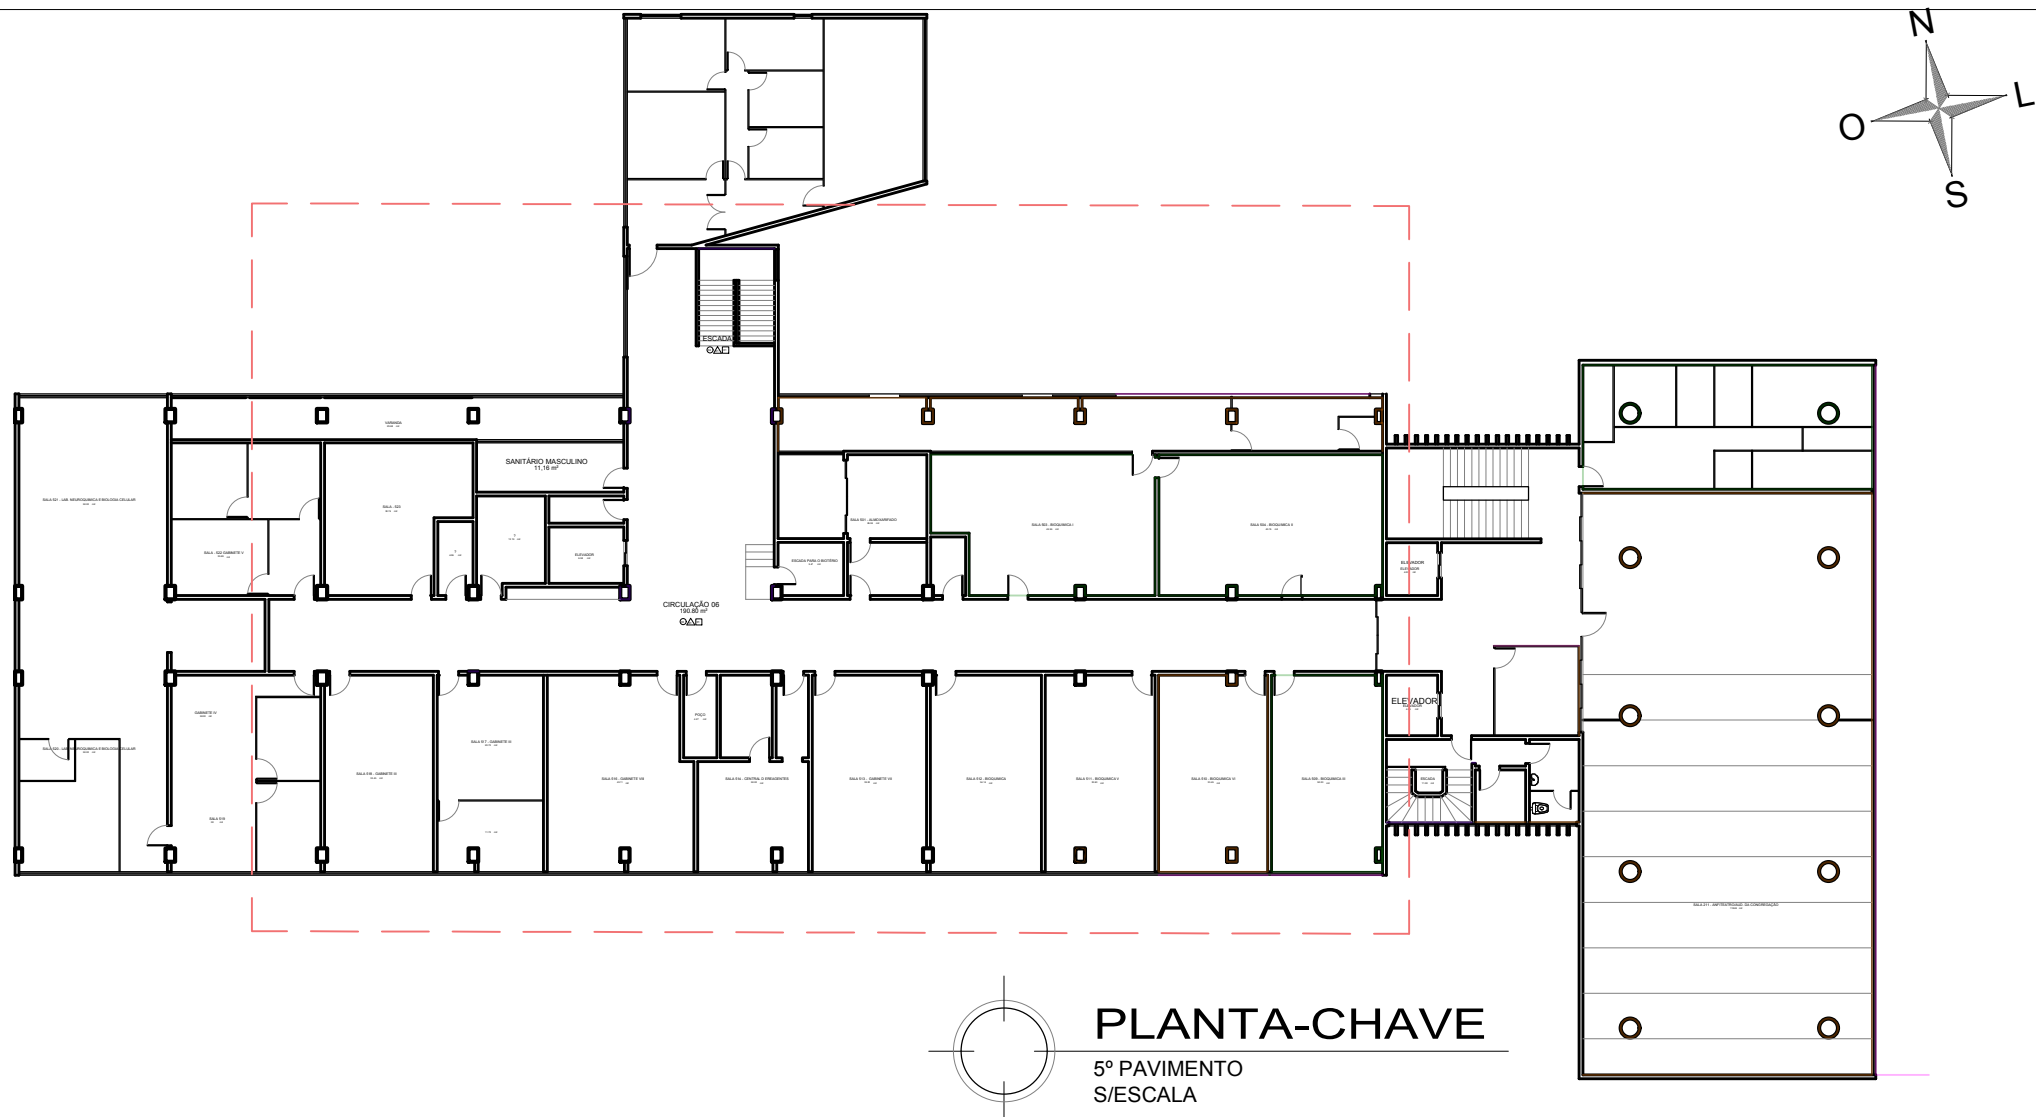

COORDENADOR: ARQ. MÁRCIA PINHEIRO CAU-A21399-4			
CHEFE DE PROJETOS: ARQ. ROSANA DE LEO CAU-A18234-6			
RESPONSÁVEL TÉCNICO:			
ALTERAÇÕES:			
02			
01			
00			
EMISSÃO INICIAL			
NÚMERO DATA RESPONS. TIPO E LOCAL DA ALTERAÇÃO			
UNIVERSIDADE FEDERAL DA BAHIA			
SUMAI			
COORDENADOR DE PLANEJAMENTO, PROJETO E OBRAS - ARQ. MÁRCIA ELIZABETH PINHEIRO CAU-A21399-4			
CHEFE DO NÚCLEO DE PROJETOS - ARQ. ROSANA DE LEO CAU-A18234-6			
RESPONSÁVEL TÉCNICO - ARQ. ROSANA DE LEO CAU-A18234-6			
NOME DO PROJETO:			
RECUPERAÇÃO DE SANITÁRIOS E CIRCULAÇÕES DO ICS			
LOCAL: INSTITUTO DE CIÊNCIA DA SAÚDE - UFBA			
CIDADE: SALVADOR			
PLANTAS BAIXAS 4º E 5º PAVIMENTOS			
ARQUITETURA			
PROJETO EXECUTIVO			
DEZEMBRO/2020			
INDICADAS			
DENISE VIEIRA			
ROSANA DE LEO			
REV 01			
03/08			